



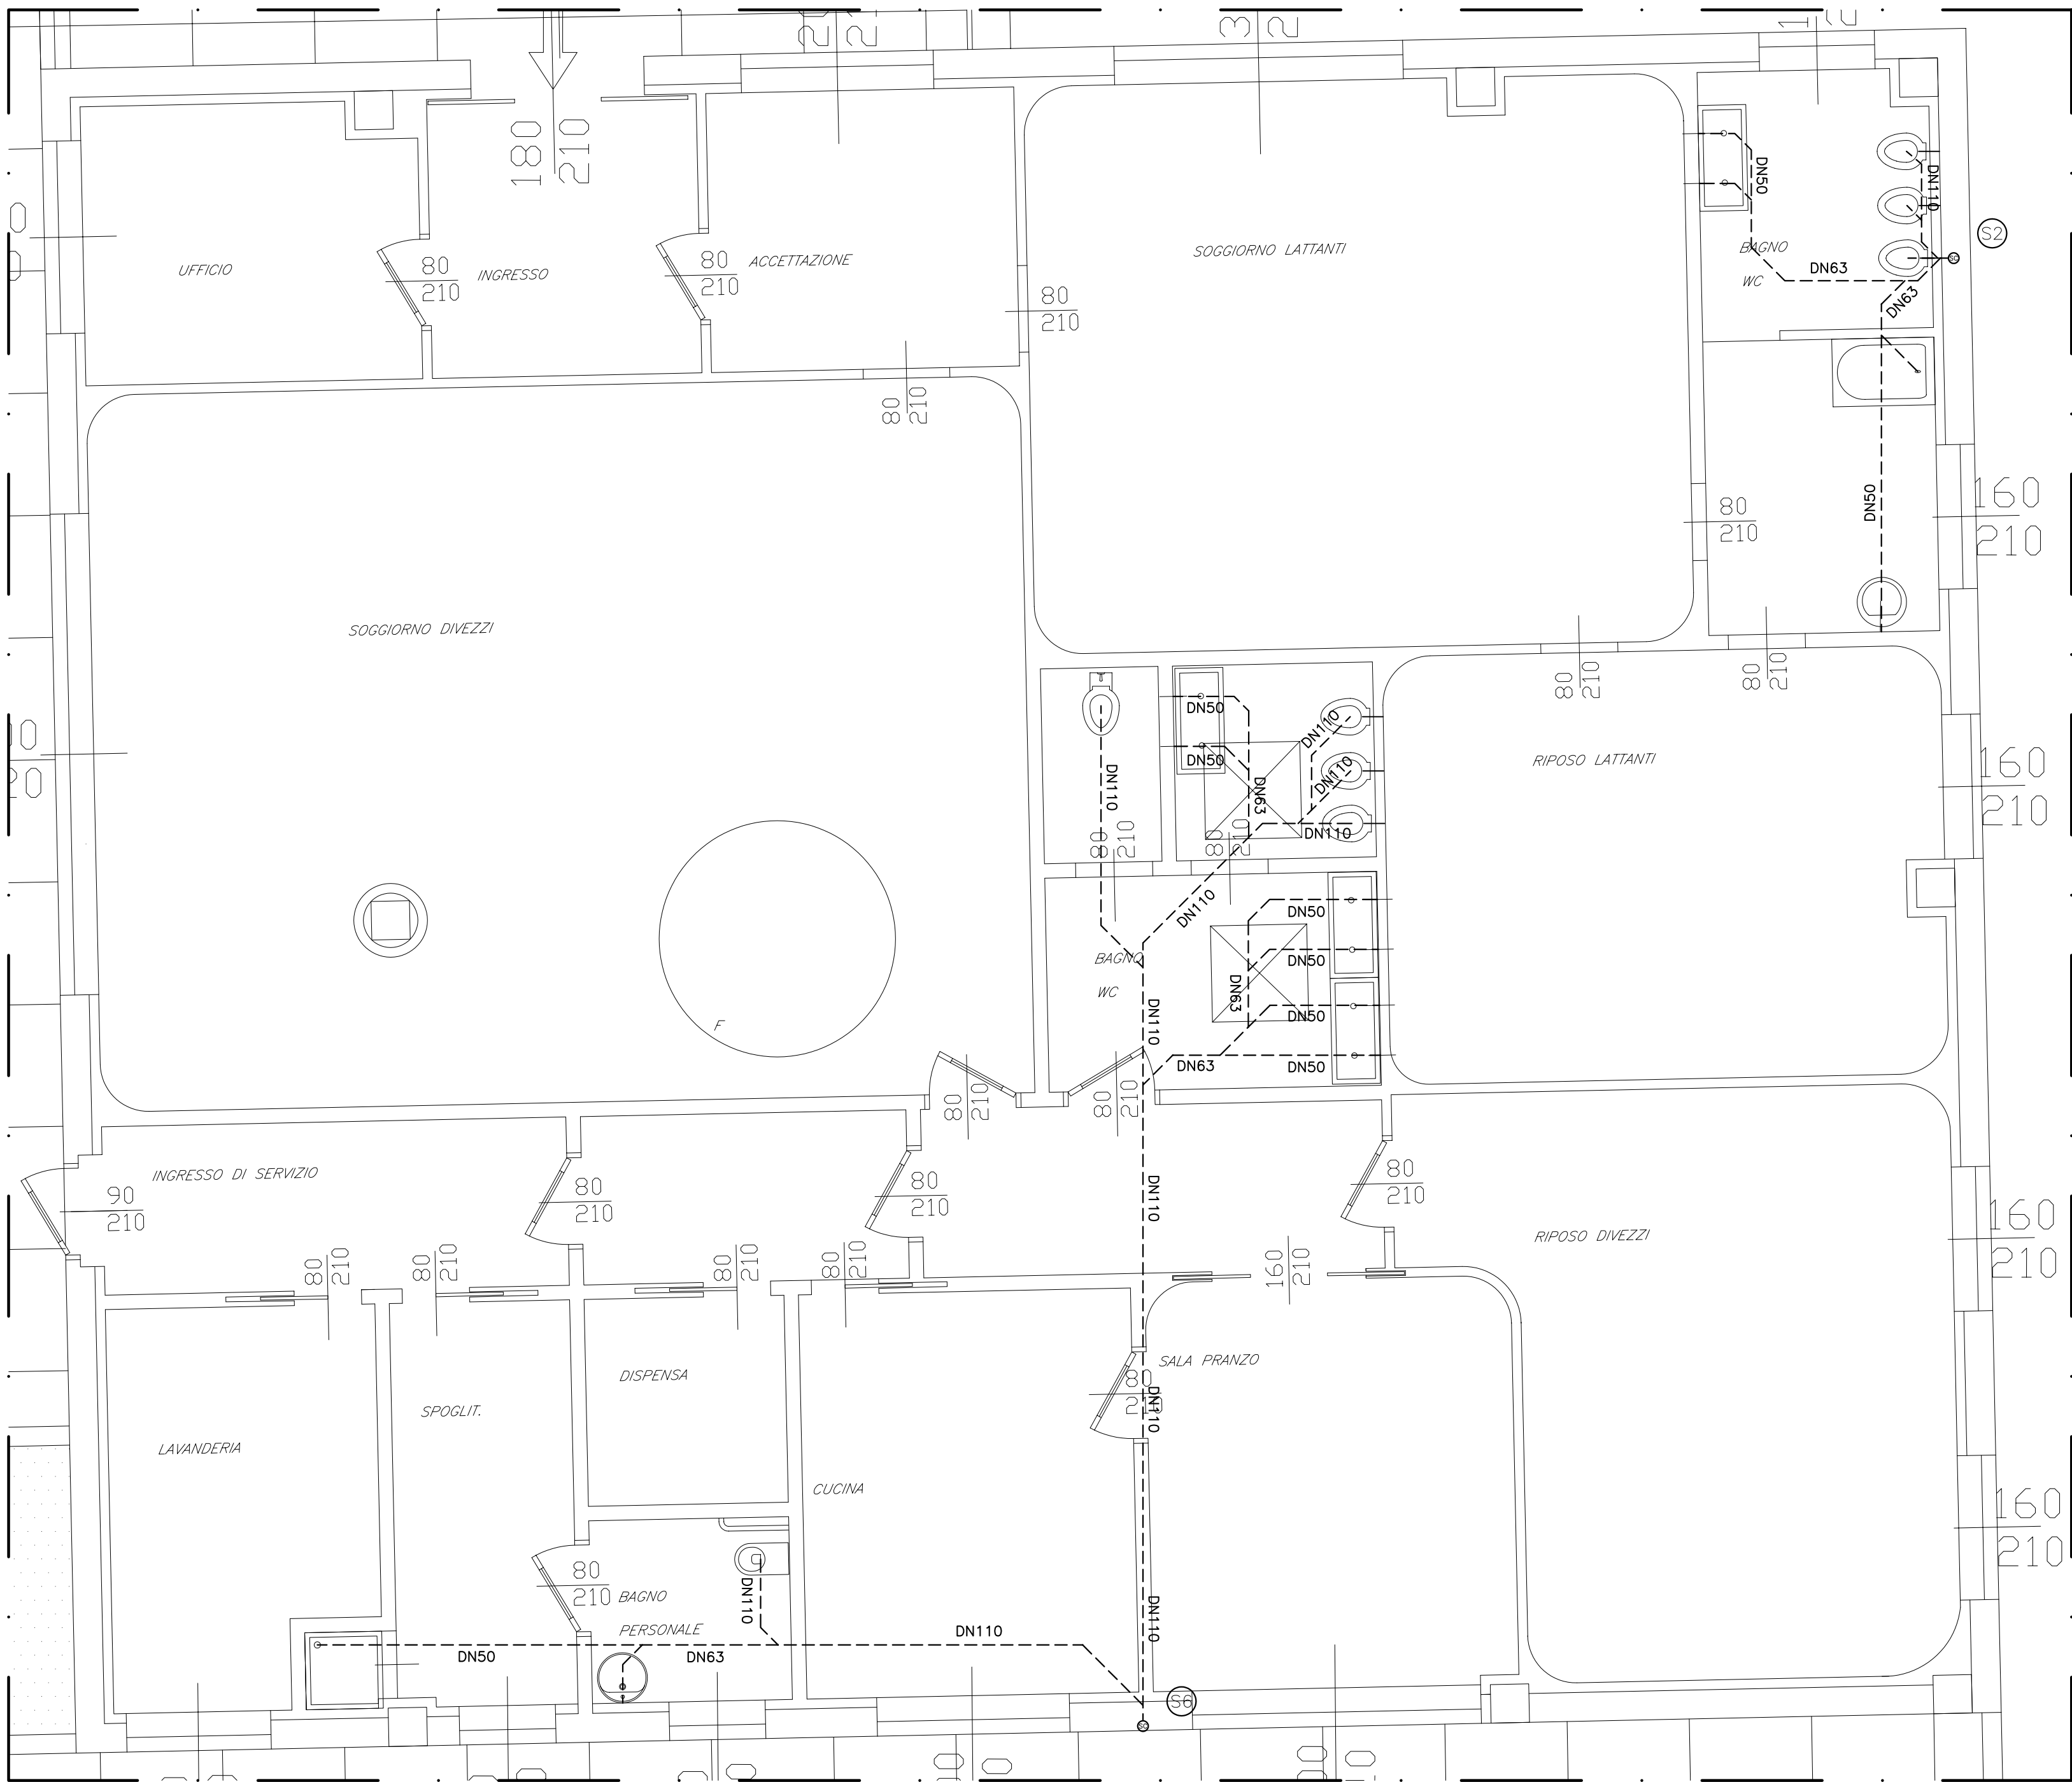


STRALCIO Pianta Piano Primo
Scala 1:50

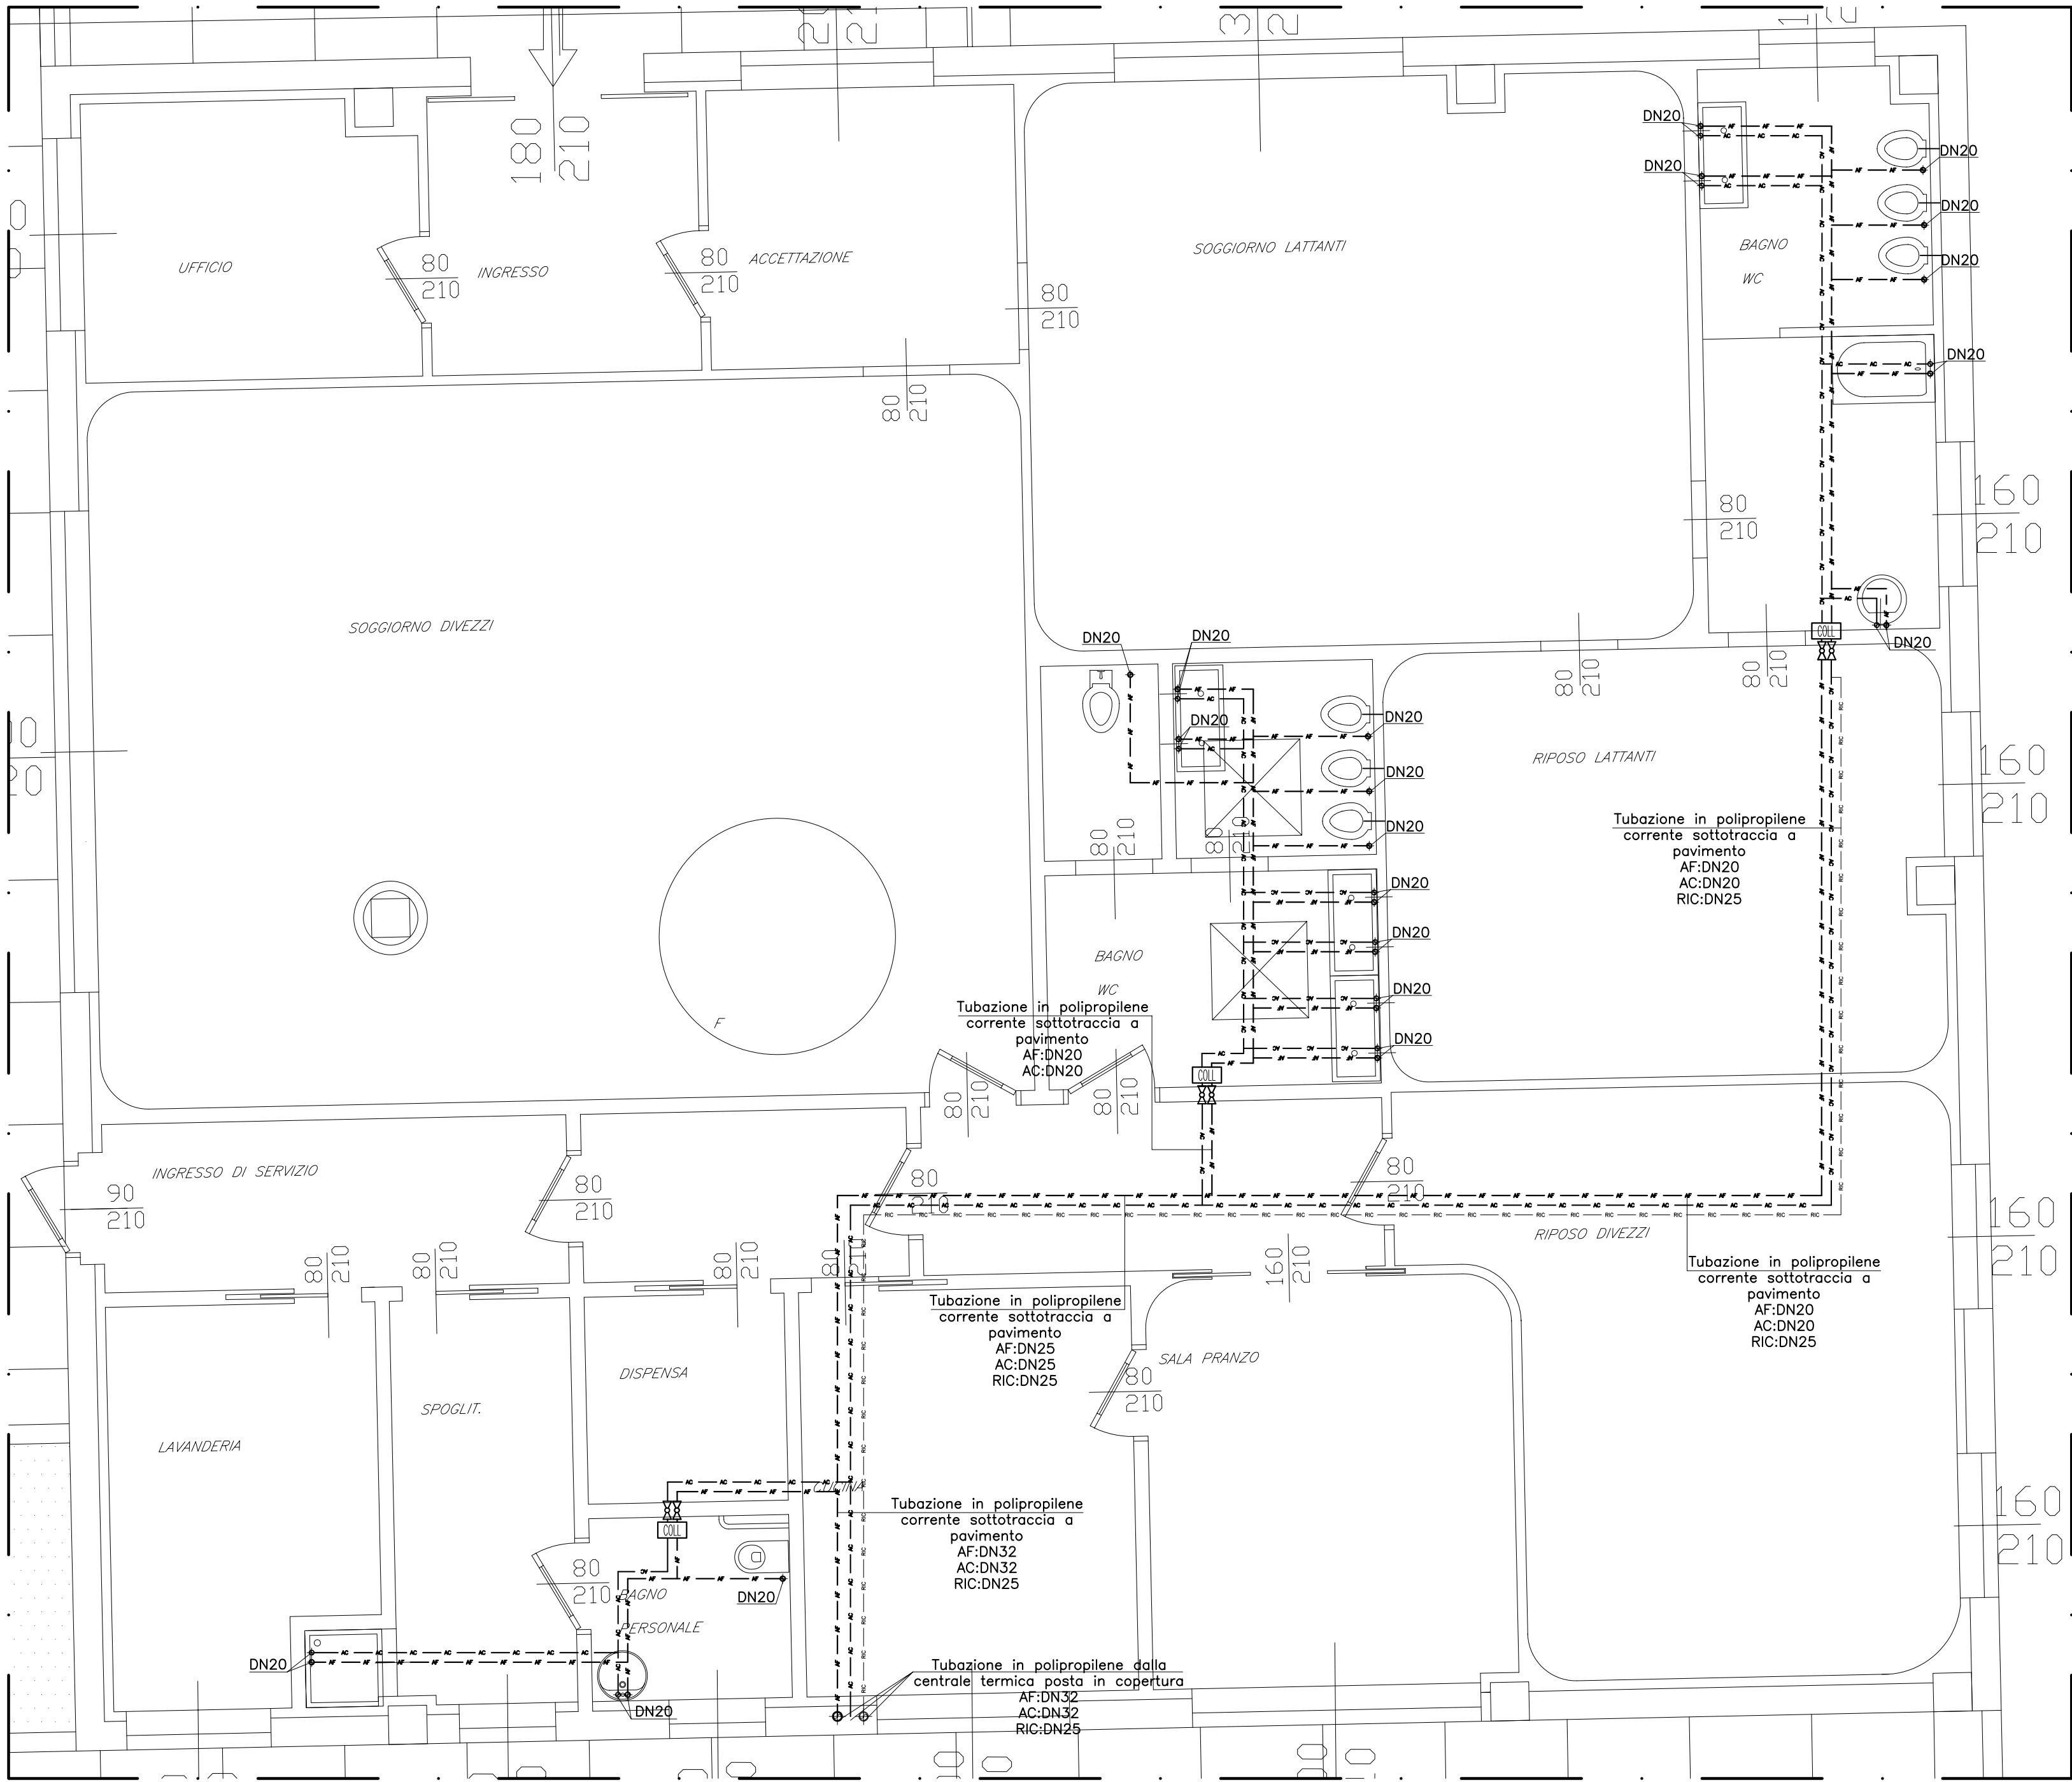


STRALCIO Pianta Piano Primo
Scala 1:50


LEGENDA	
— AF —	TUBAZIONE ACQUA FREDDA
— AC —	TUBAZIONE ACQUA CALDA
⊗	RUBINETTI ARRESTO INCASSO
⊙	COLONNE DI SCARICO ACQUE NERE
---	TUBAZIONE PER FORMAZIONE RETE SCARICO ACQUE NERE
⊞	BOLLITORE ELETTRICO IN POMPA DI CALORE

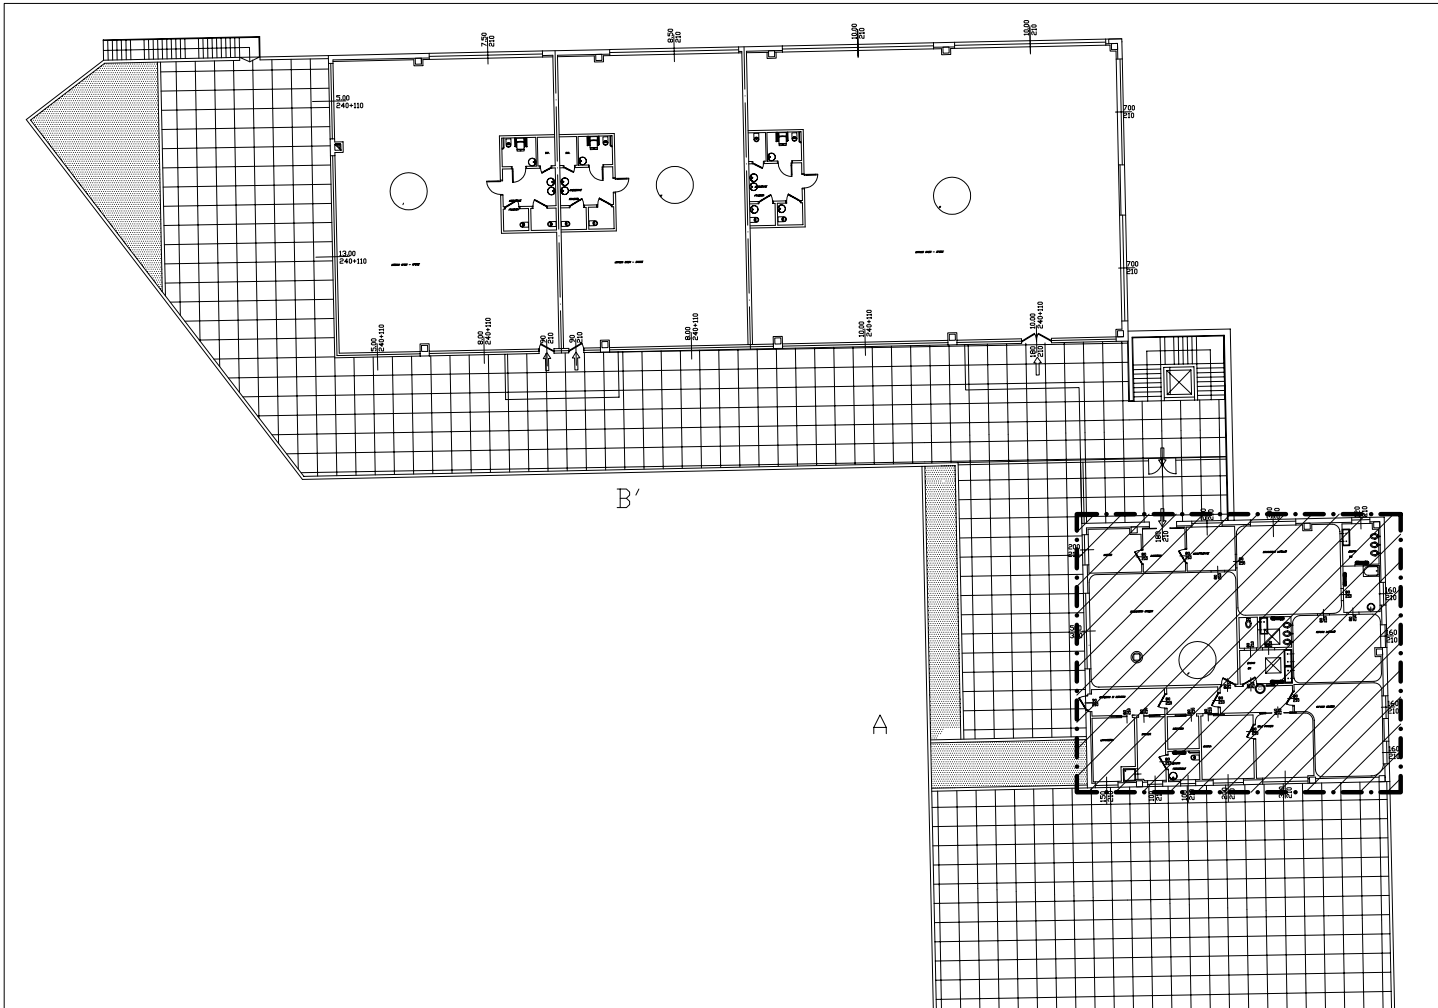

KEY PLAN
Scala 1:500


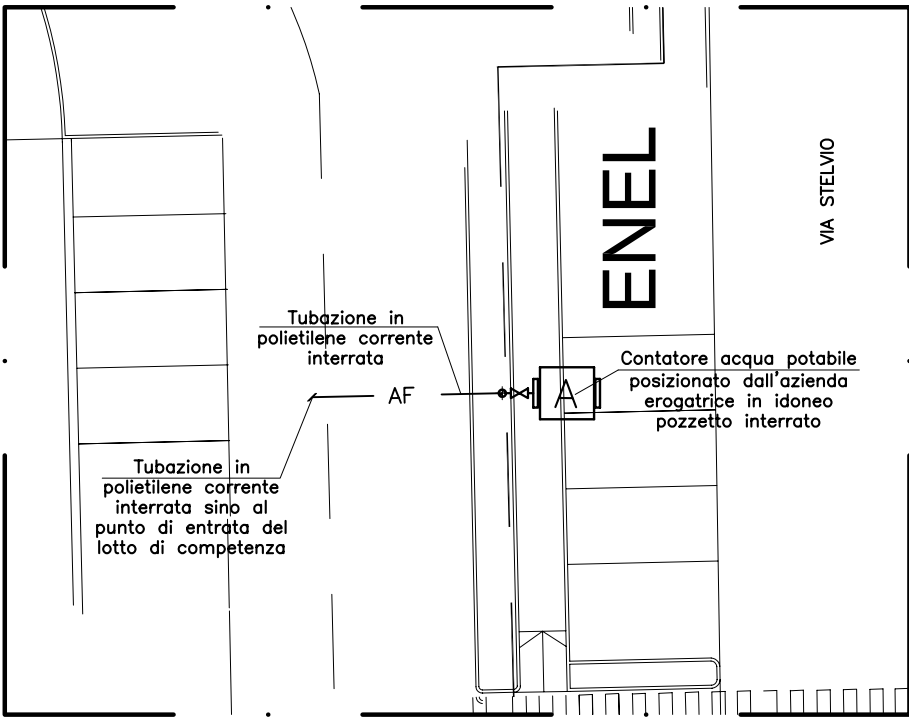


PARTICOLARE CONTATORE ACQUA
STRALCIO PLANIMETRIA GENERALE
Scala 1:200

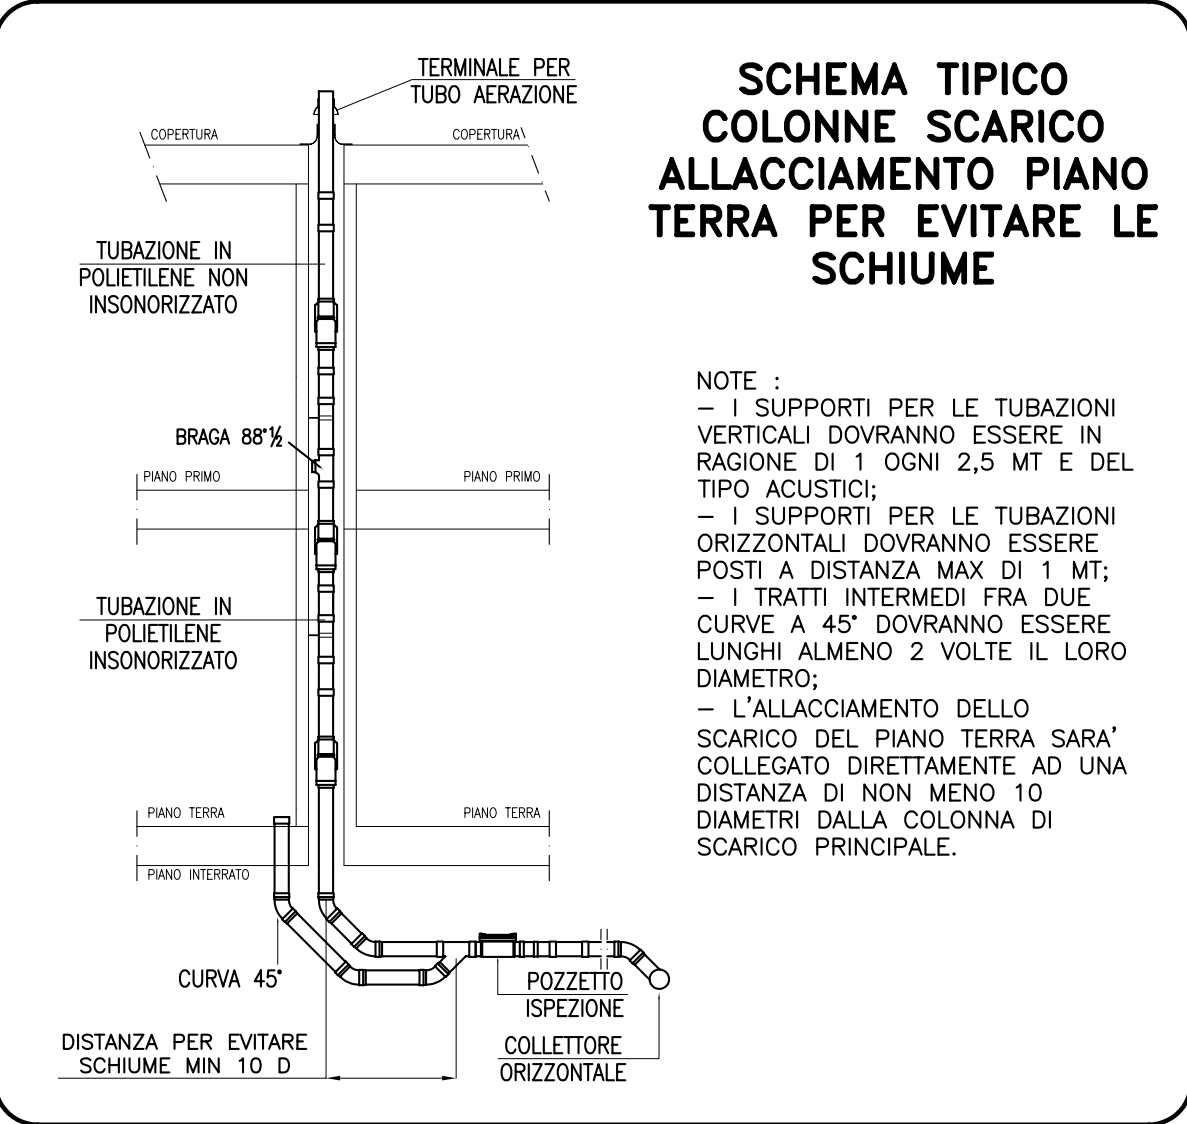

SCHEMA TIPICO
COLONNE SCARICO
ALLACCIAMENTO PIANO
TERRA PER EVITARE LE
SCHIUME

NOTE :
- I SUPPORTI PER LE TUBAZIONI VERTICALI DOVRANNO ESSERE IN RAGIONE DI 1 OGNI 2,5 MT E DEL TIPO ACUSTICI;
- I SUPPORTI PER LE TUBAZIONI ORIZZONTALI DOVRANNO ESSERE POSTI A DISTANZA MAX DI 1 MT;
- I TRATTI INTERMEDII FRA DUE CURVE A 45° DOVRANNO ESSERE LUNGI ALMENO 2 VOLTE IL LORO DIAMETRO;
- L'ALLACCIAMENTO DELLO SCARICO DEL PIANO TERRA SARA' COLLEGATO DIRETTAMENTE AD UNA DISTANZA DI NON MENO 10 DIAMETRI DALLA COLONNA DI SCARICO PRINCIPALE.

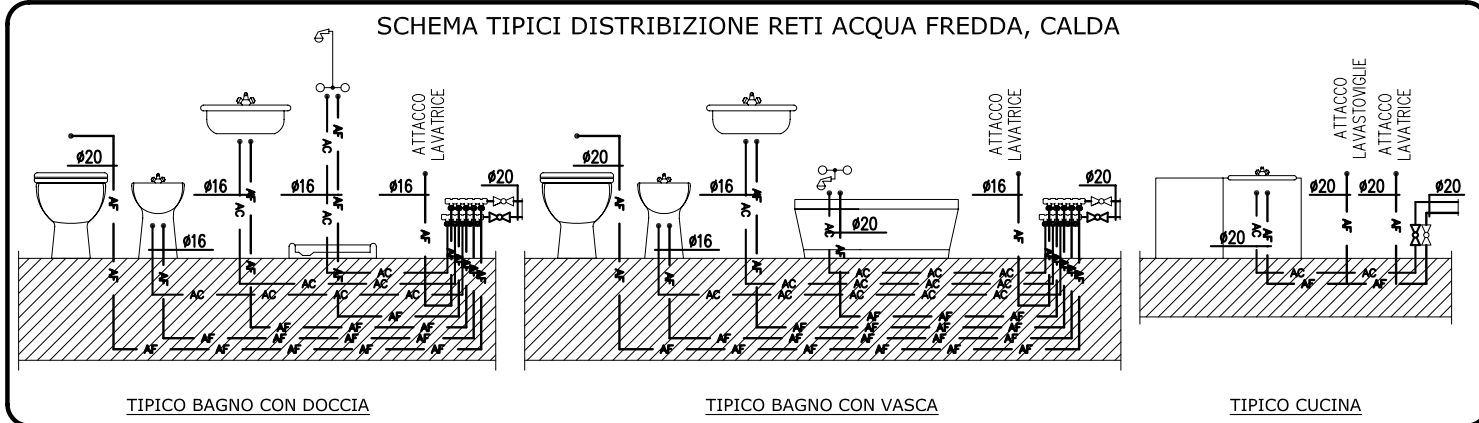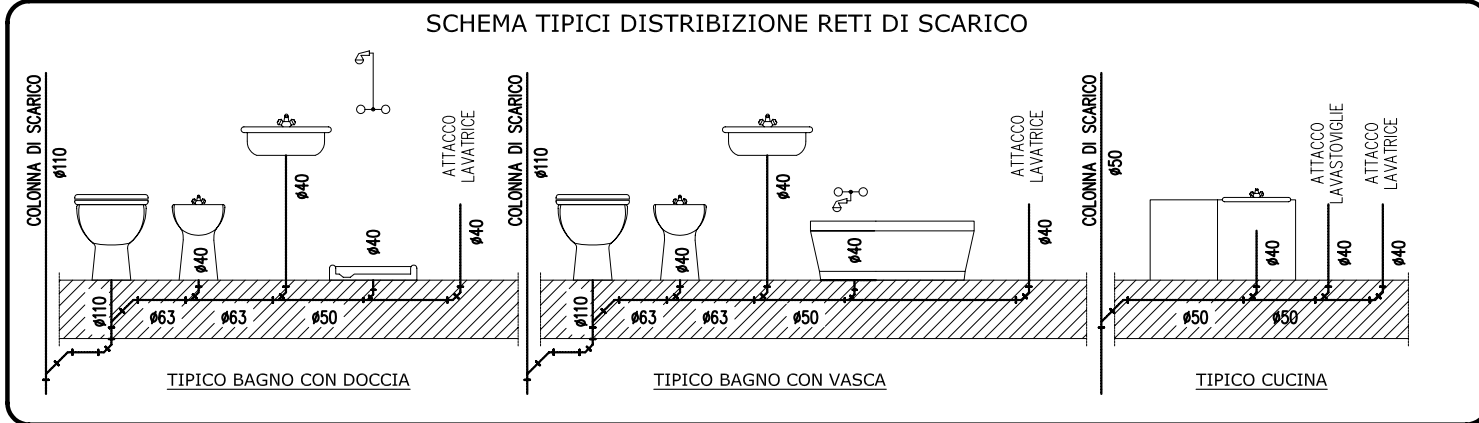

il Progettista il Committente

PROGETTO
CLIMA

STUDIO TERMOTECNICO ASSOCIATO
VIA FAVARON, 68 - 20054 NOVA MILANESE (MB)
TEL./FAX 0362.450550 E-mail: info@progetto-clima.it
www.progetto-clima.it

Data: Settembre 2010	Committente: BISEI s.r.l. - Lotto F Edificio sito in via Stelvio Ang. via Monterosa 20039 - Varedo (MB)	Tavola: M29
Aggiornamento:	Titolo: Impianto idrico-sanitario e scarico acque nere Distribuzione tubazioni Stralcio pianta piano primo	Scala: 1:50
Commessa 10214		Disegnato: LC